


C.D. RYS. Nr 1

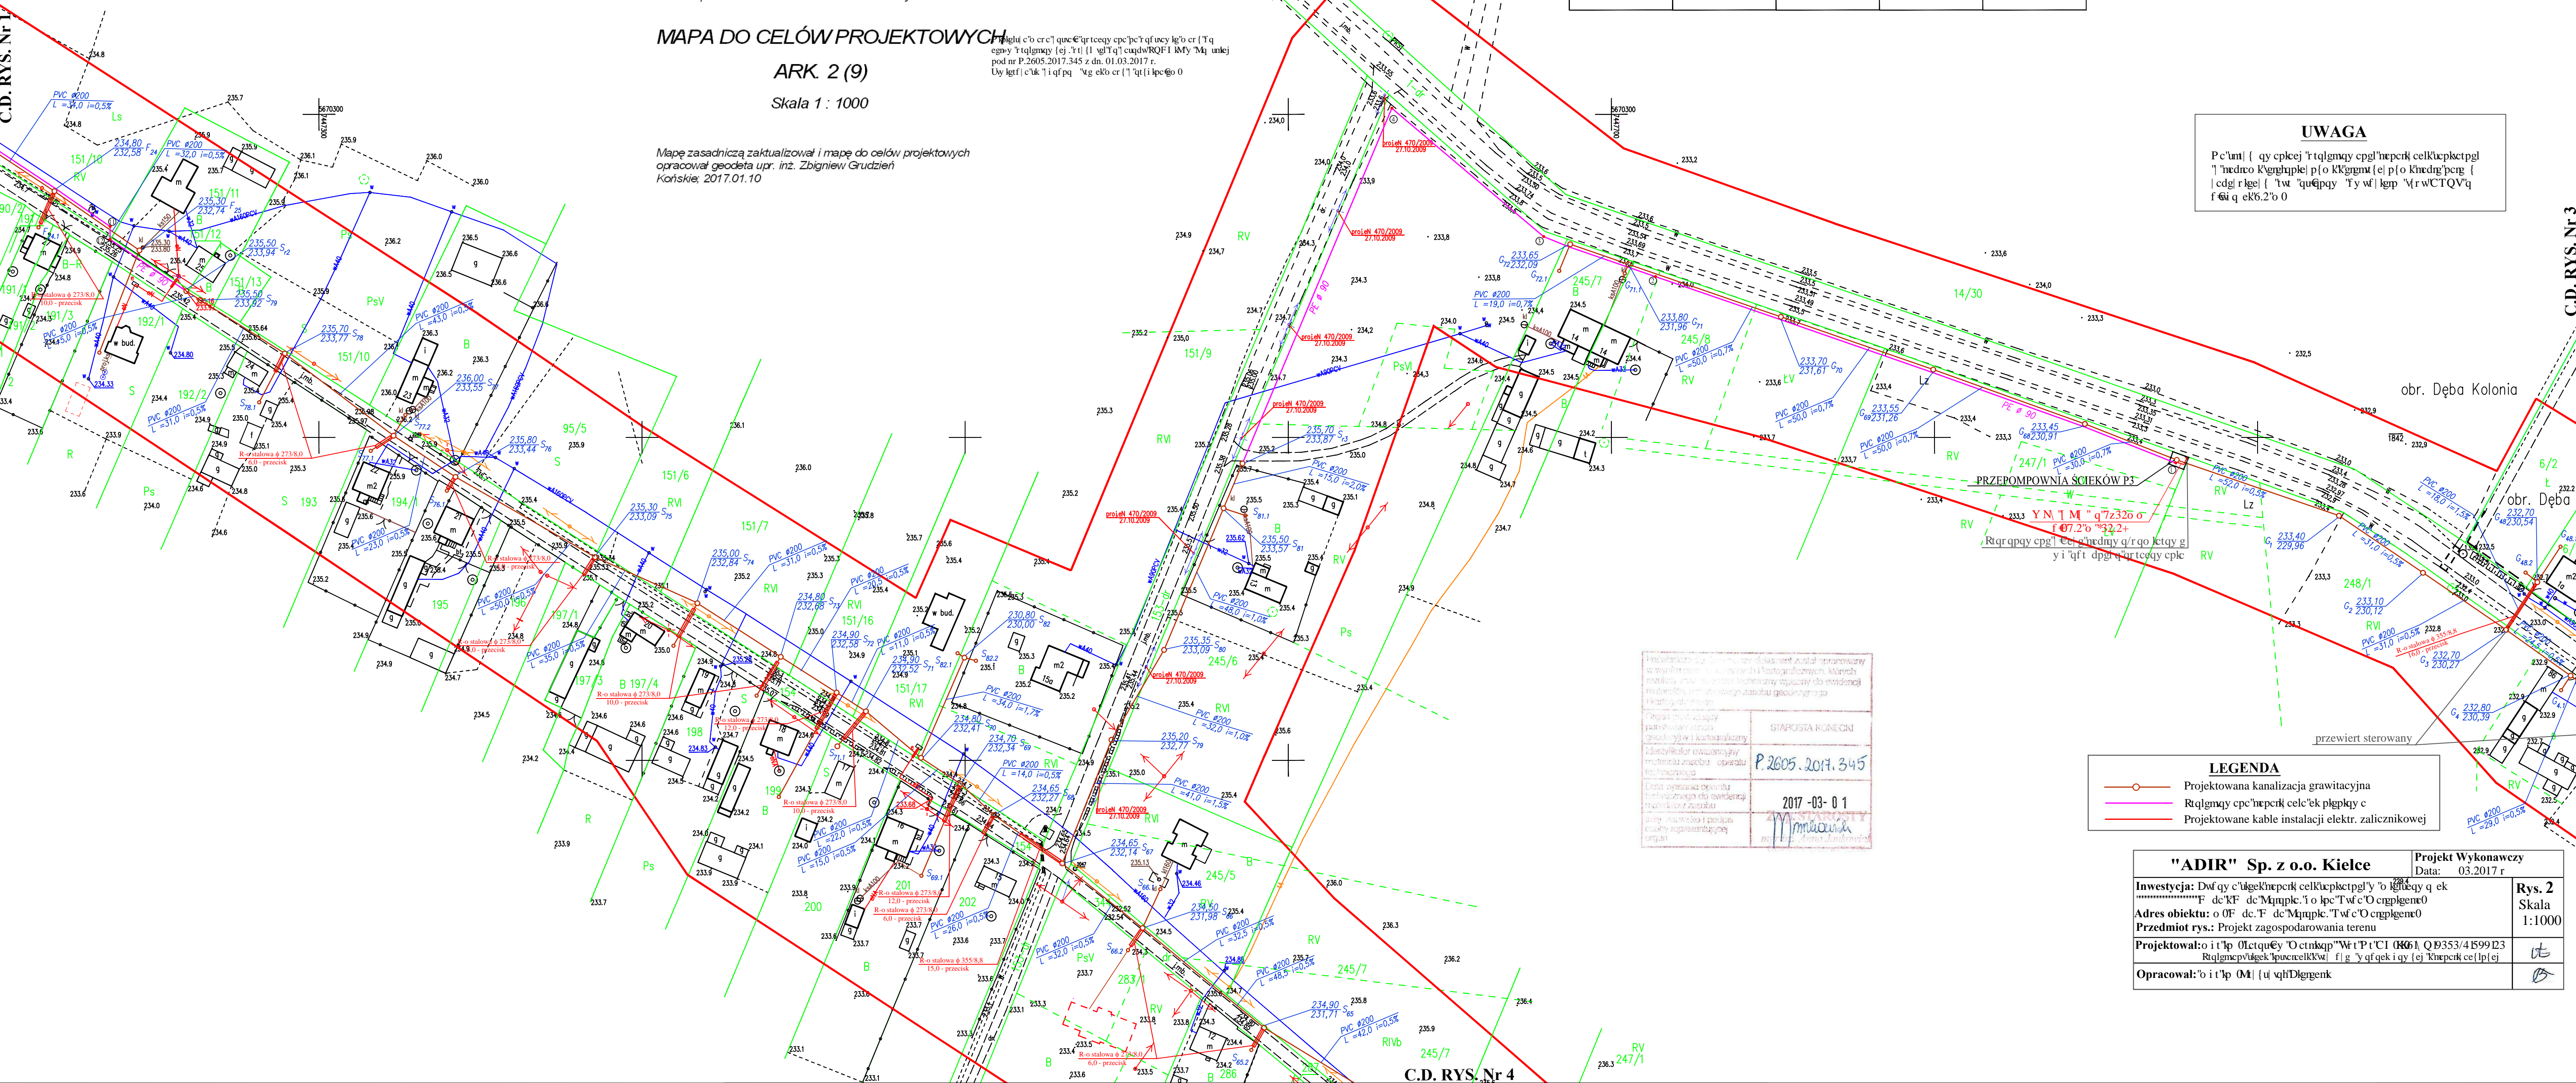

C.D. RYS. Nr 1

C.D. RYS. Nr 3

woj. świętokrzyskie
powiat: konecki
jednostka ewid.: 260505_2 RUDA MALENIECKA
obręb ewid.: 0004 Dęba Kolonia, 0003 Dęba, 0012 Ruda Maleniecka, 0001 Cielkińsko
obiekt: Dęba Kolonia – Dęba - Ruda Maleniecka - Cielkińsko
SZKIC LOKALIZACJI

arkusze:
7.150.14.22.2; 7.150.14.22.4
7.150.14.23.3; 7.150.14.23.4
7.150.14.24.3; 7.150.14.03.1
7.150.14.03.2; 7.150.14.03.3
7.150.14.03.4; 7.150.14.04.1
7.150.14.04.3; 7.150.14.08.1
7.150.14.08.3; 7.150.14.07.3
7.150.14.07.4

współrz. prostokątne - układ 2000
układ wysokościowy - Kronsztadt 1986
KERG: GN.6642.1.1815.2015

Mapa do celów projektowych została wykonana bez ustalenia obciążeń służebności gruntowej.
Kontur użytku gruntowego nie ujawniony w ewidencji gruntów oznaczono kolorem czarnym.
Zastrzegam się jednocześnie, że na obszarze objętym aktualizacją może wystąpić dodatkowe uzbrojenie podziemne, o którego istnieniu nie uzyskano informacji.
Zakres opracowania oznaczono kolorem czerwonym.

MAPA DO CELÓW PROJEKTOWYCH


ARK. 2 (9)
Skala 1 : 1000

Mapę zasadniczą zaktualizował i mapę do celów projektowych opracował geodeta upr. inż. Zbigniew Grudzień
Korskie, 2017.01.10

Projekt c/o celi que c'ir teoy cpe'ict q'ucy le'o er l Tq
epwy T'atlmay [ej T'it] l q'itq] cuqhwRQF1 RMY 'Mj uniej
pod nr P.2605.2017.345 z dn. 01.03.2017 r.
Dyktant c'uk l i q'itq' Vg eko er l T'it l p'eqo 0

ZESTAWIENIE ARKUSZY

7.150.14.22.1	7.150.14.22.2	7.150.14.23.1	7.150.14.23.2	7.150.14.24.1
7.150.14.22.3	7.150.14.22.4	7.150.14.23.3	7.150.14.23.4	7.150.14.24.3
7.149.14.02.1	7.149.14.02.2	7.149.14.03.1	7.149.14.03.2	7.149.14.04.1
7.149.14.02.3	7.149.14.02.4	7.149.14.03.3	7.149.14.03.4	7.149.14.04.3
7.149.14.07.1	7.149.14.07.2	7.149.14.08.1	7.149.14.08.2	7.149.14.09.1
7.149.14.07.3	7.149.14.07.4	7.149.14.08.3	7.149.14.08.4	7.149.14.09.3
7.149.14.12.1	7.149.14.12.2	7.149.14.13.1	7.149.14.13.2	7.149.14.14.1

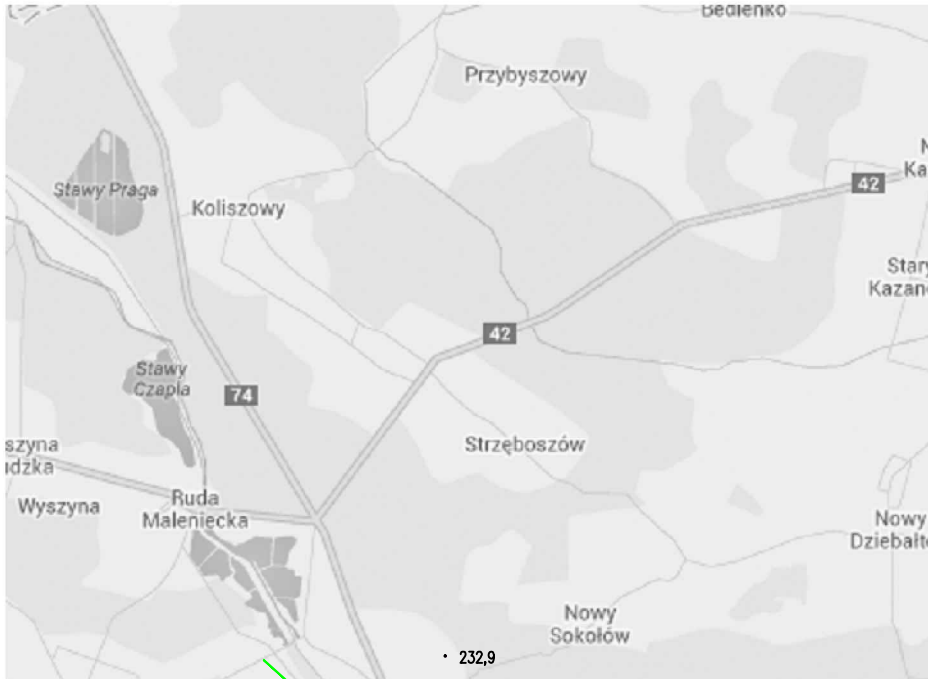

UWAGA

P'e'unt] l q'y c'pcej T'atlmay cpg'l'wepk'celkuc'p'etpl
l' 'h'edno K'entup'le] p[o k'k'g'mu] [e] p[o k'nd'g'p'eng l
[edg] r'k'el l 'tw 'uq'ep'y 'Ty w' l'g'm 'M'r'w'CTQVq
f'ei q ek6.2'o 0

LEGENDA

- Projektowana kanalizacja grawitacyjna
- R'atlmay cpe'ic'p'ek'cel'ek p'ep'k'y c
- Projektowane kable instalacji elektr. zalicznikowej

"ADIR" Sp. z o.o. Kielce

Projekt Wykonawczy
Data: 03.2017 r

Investycja: Dofin. c'at'g'wep'k'cel'kuc'p'etpl'y 'o k'k'g'mu q'ek

Adres obiektu: o OF de F de M'mple T'uf c'O c'ng'p'eng 0

Przedmiot rys.: Projekt zagospodarowania terenu

Projektował: i t'p l'et'q'c'Y 'O c'rk'ap'W' t'P' l' C' l 046 h Q B353/41599123

Opracował: o i t'p (M) l' q'it' D'ig'genk

Rys. 2
Skala
1:1000

ut
B