

Obręb : 0006 Koliszowy
Jednostka ewidencyjna: 260505_2 Ruda Maleniecka
Powiat : konecki
Woj. : świętokrzyskie

Skala 1 : 500

Układ współrzędnych płaskich : „2000”
Układ wysokościowy „ Kronsztadt 86”

Sekcja nr. 7.150.14.17.1.4; 17.2.3

KERG : GN.6642.783.2018

Aktualizacja w obrębie działki nr.: 1474
(mapa aktualna w zakresie oznaczonym kolorem czerwonym)

Uwagi:
Mapa została wykonana bez ustalenia obciążeń służebnościami
gruntowymi ujawnionymi w Księgach Wieczystych.
Zastrzega się jednocześnie, że na obszarze objętym aktualizacją
może występować dodatkowe uzbrojenie podziemne, o którego
istnieniu nie uzyskano wiadomości.

LEGENDA:
f – oznaczenie fundamentu

Zaktualizowano w dniu: 28 maj 2018r

GEODEZJA SURVEYOR
Robert Świercz
ul. Rynek 34, 26-230 Radoszyce
tel.: 788 032 766
NIP: 658 169 07 29 REGON: 260769971

GEODETA UPRAWNIONY
mgr inż. Przemysław Osika
nr upr. zaw. 20495
tel. 512 621 528


GEODETA
mgr inż. Robert Świercz
tel. 788 032 766



LOKALIZACJA

Poswiadczenie o uwierzytelnieniu i weryfikacji danych geodezyjnych i kartograficznych, których rezultaty zawiera oparcie techniczne wpisany do ewidencji materiałów państwowego zasobu geodezyjnego i kartograficznego.

Organ prowadzący państwowy zasób geodezyjny i kartograficzny	STAROSTA KONECKI
Identyfikator ewidencyjny materiału zasobu operatu technicznego	P.2605.2318.1074
Data wpisania operatu technicznego do ewidencji materiałów zasobu	2018-07-13
Imię, nazwisko i podpis osoby reprezentującej organ	Z up. STAROSTY mgr inż. Anna Jankowiak Główny Specjalista w PODGK

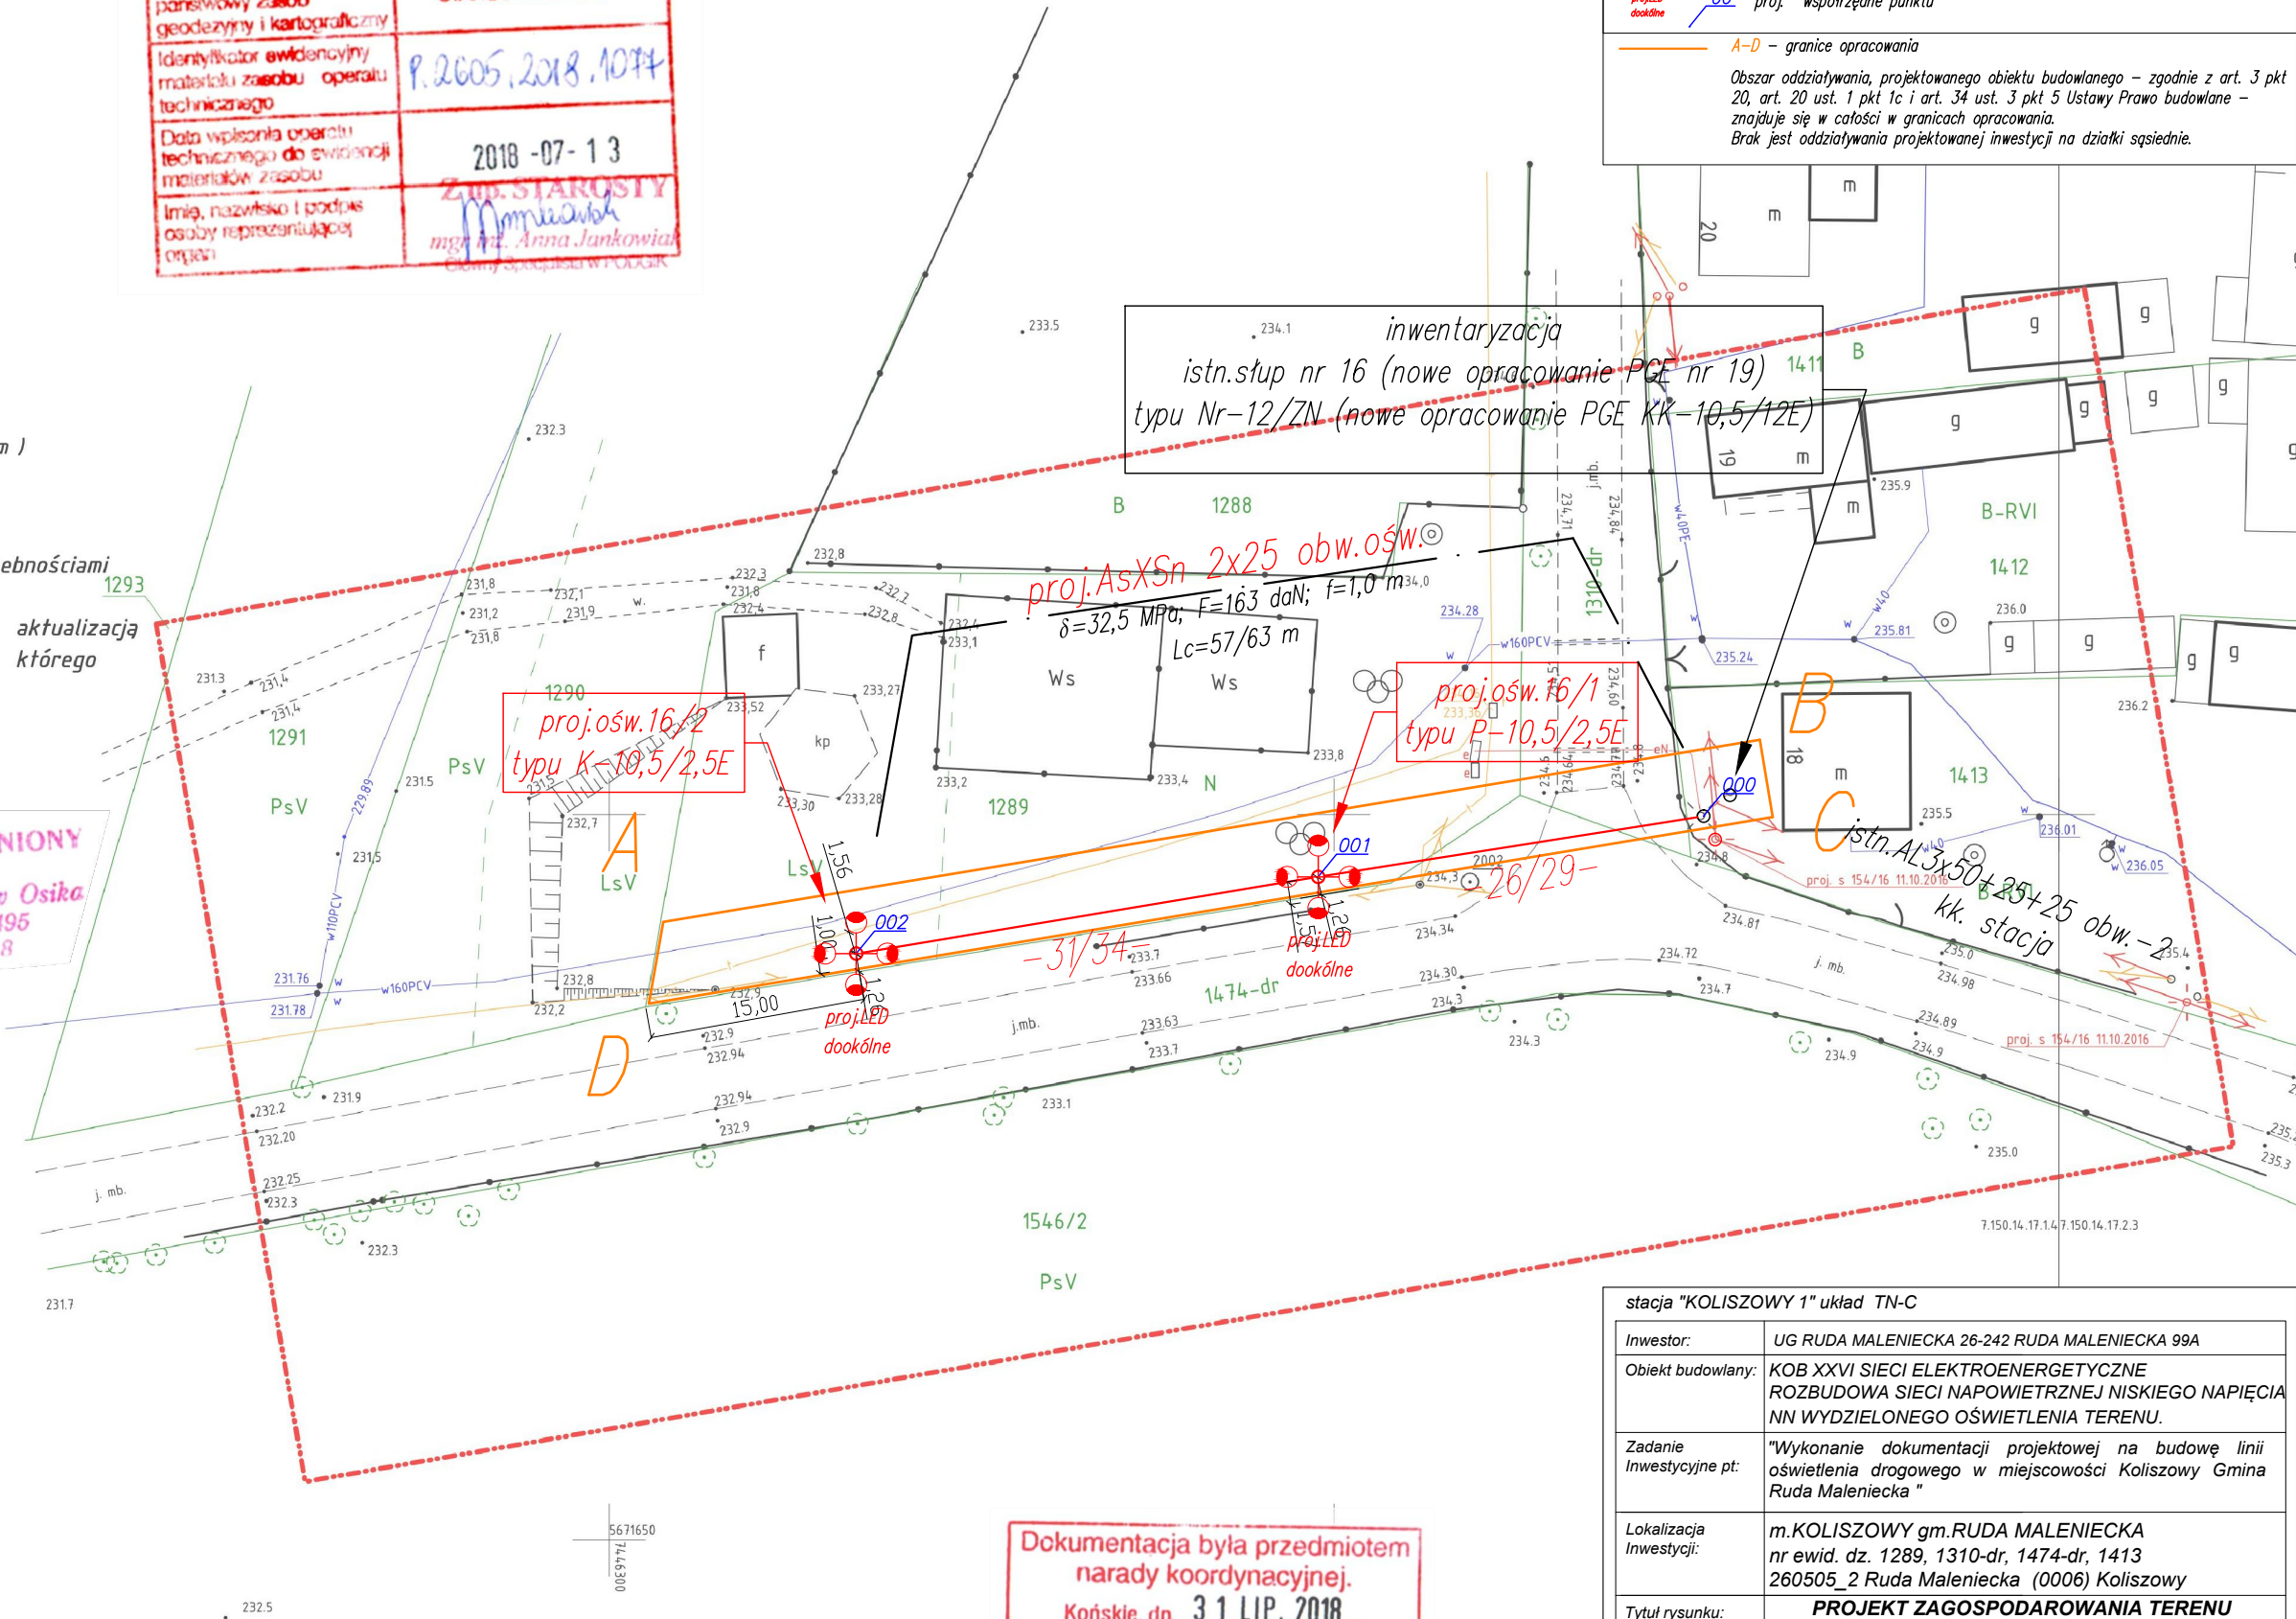

LEGENDA:

proj. AsXSn 2x25 0,6/1kV
proj. oprawa dookólna LED KAZU 82 W z profilowaną redukcją mocy
proj. współrzędne punktu

A-D – granice opracowania

Obszar oddziaływania, projektowanego obiektu budowlanego – zgodnie z art. 3 pkt 20, art. 20 ust. 1 pkt 1c i art. 34 ust. 3 pkt 5 Ustawy Prawo budowlane – znajduje się w całości w granicach opracowania.
Brak jest oddziaływania projektowanej inwestycji na działki sąsiednie.

Dokumentacja była przedmiotem
narady koordynacyjnej.
Końskie, dn. 31 LIP. 2018
nr GN.6630.132.2018
Z up. STAROSTY
mgr inż. Alicja Grosicka
Referent w PODGK

stacja "KOLISZOWY 1" układ TN-C			
Inwestor:	UG RUDA MALENIECKA 26-242 RUDA MALENIECKA 99A		
Obiekt budowlany:	KOB XXVI SIECI ELEKTROENERGETYCZNE ROZBUDOWA SIECI NAPIĘTRZNEJ NISKIEGO NAPIĘCIA NN WYDZIELONEGO OŚWIETLENIA TERENU.		
Zadanie Inwestycyjne pt:	"Wykonanie dokumentacji projektowej na budowę linii oświetlenia drogowego w miejscowości Koliszowy Gmina Ruda Maleniecka "		
Lokalizacja Inwestycji:	m.KOLISZOWY gm.RUDA MALENIECKA nr ewid. dz. 1289, 1310-dr, 1474-dr, 1413 260505_2 Ruda Maleniecka (0006) Koliszowy		
Tytuł rysunku:	PROJEKT ZAGOSPODAROWANIA TERENU		
Branża elektryczna	PB TOM 1	Nr Archiw.:	10 - 2018
Skala: 1:500	Rzut: -	Data: VII 2018	Rys: PZ-1
Projektował: inż.S.Skrobisz Upr Bud. b/o do projektowania SWK/0138/POOE/06			
Sprawdził: inż. M.Szczepanik Upr Bud. b/o do kierowania i projektowania nr 564/94			
P.E.SKROBISZ 26-080 MNIÓW GAJOWA 35a tel. 41 242 16 78			