


LEGENDA:	
	istn. oprawa sodowa wysokopiętna 150 W
	proj. oprawa LED 60 W Asymetryczna
	proj. oprawa LED 48 W
	proj. oprawa LED 18 W
	proj. sieć kablowa niskiego napięcia nn
	proj. rura osłonowa kablowa
	proj. rura osłonowa kablowa do przecisku
	proj. słup
	współrzędne punktu

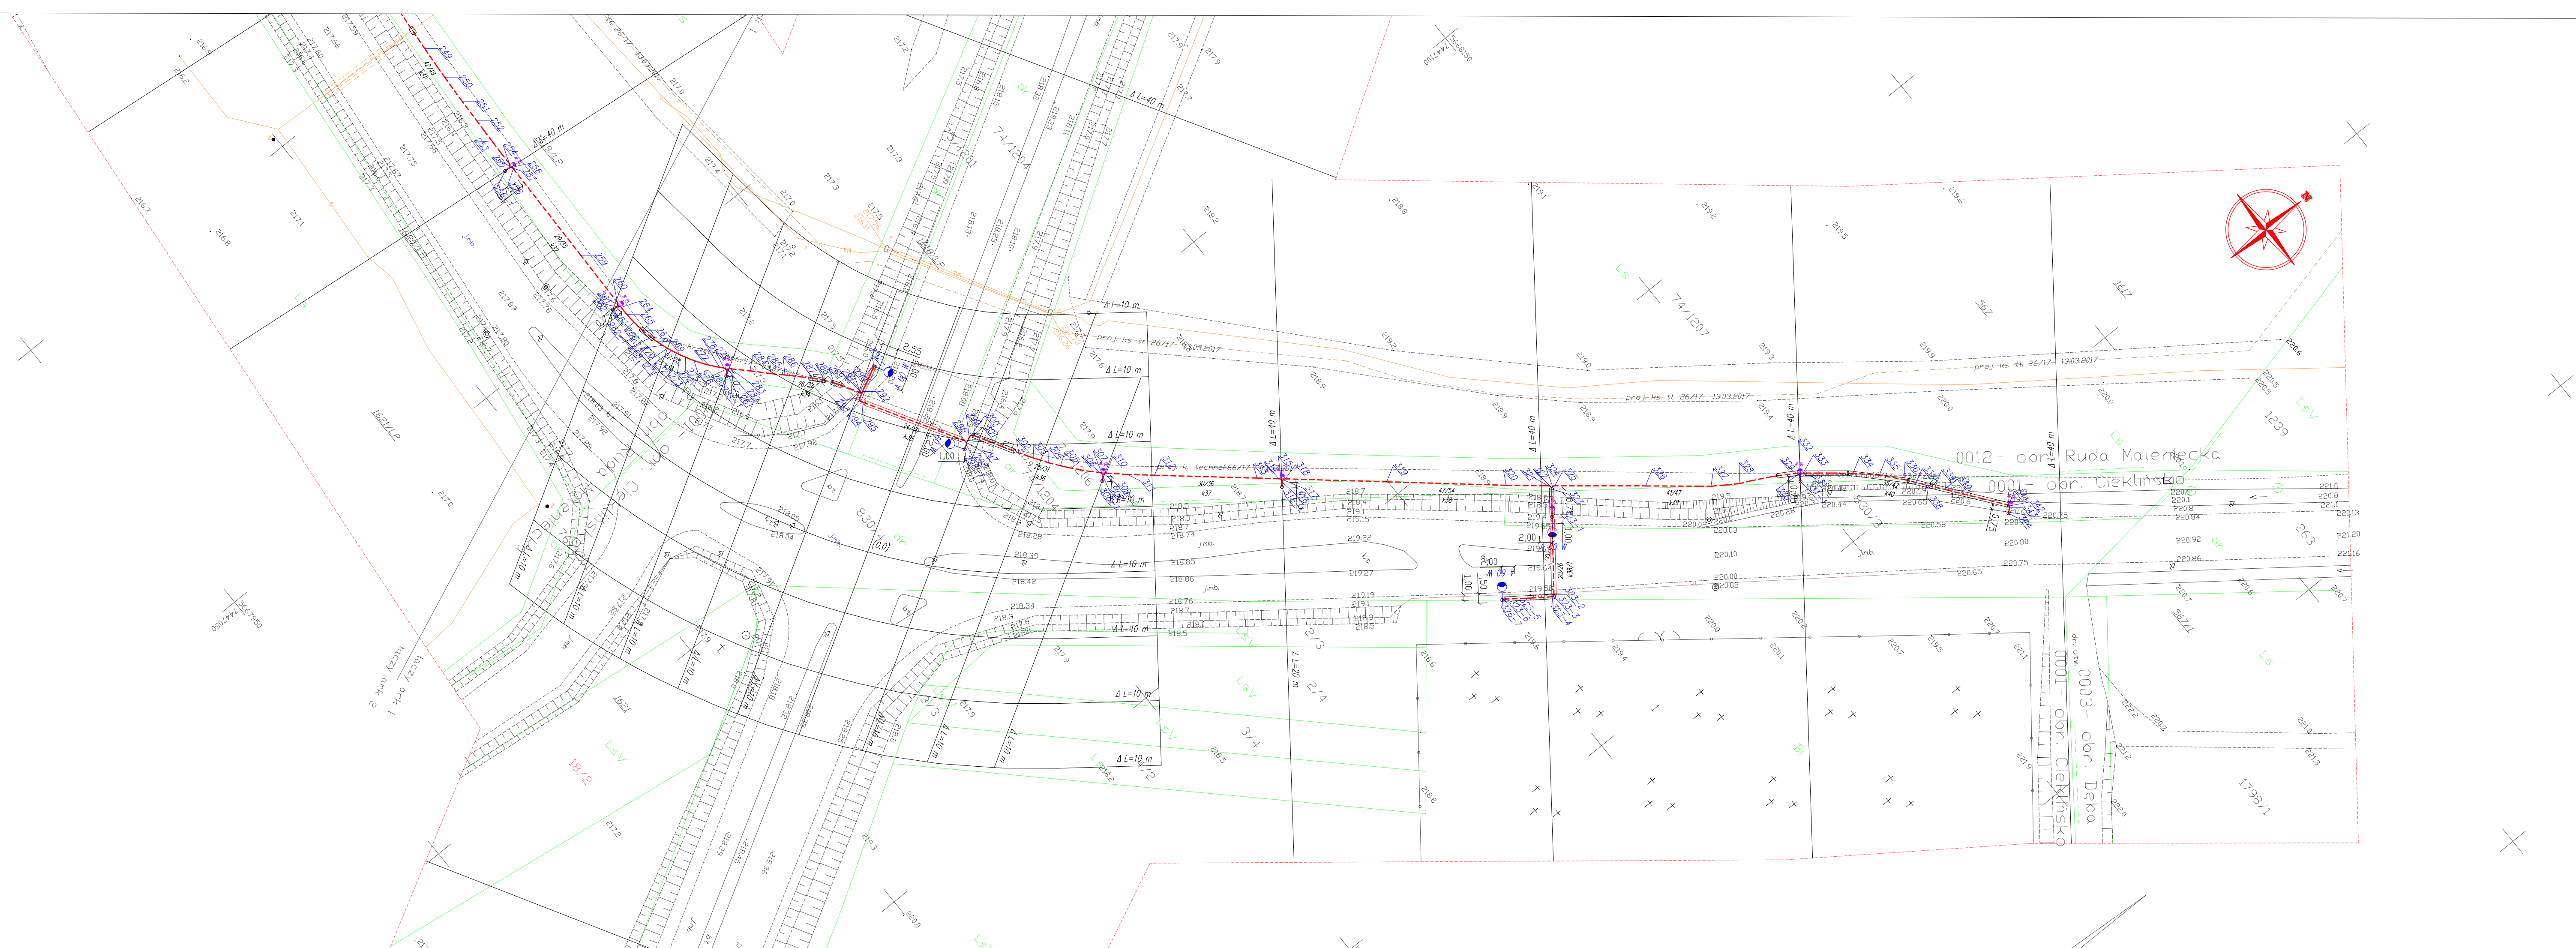

stacja "RUDA MALENIECKA PGR" układ TN-C	
Inwestor:	Gmina Ruda Maleniecka 26-242 Ruda Maleniecka 99a
Objekt budowlany:	KOB XXVI SIECI ELEKTROENERGETYCZNE BUDOWA SIECI KABLOWEJ nn
Zadanie inwestycyjne pt:	"Poprawa bezpieczeństwa na ścieżce pieszo-rowerowej (ciągu pieszo-rowerowego) przy drodze krajowej nr 42 poprzez budowę oświetlenia ulicznego" w ramach projektu pt. "Kompleksowa rewitalizacja mająca na celu rozwiązywanie problemów społecznych w Rudzie Malenieckiej"
Lokalizacja inwestycji:	W ciągu drogi krajowej nr 42 w m. Ruda Maleniecka na odcinku od km 199+490 do km 200+950 obręb (0012) Ruda Maleniecka nr ewid. dz. 25/1, 666/3, 666/5, 667/1, 667/3, 667/4, 75/1201, 75/1203, 74/1204, 74/1206, 655/2, obręb (0001) Cieklińsko nr ewid. dz. 1, 830/3, 830/4, 807/12 jedn.ewid 260505_2 Ruda Maleniecka pow. konecki
Tytuł rysunku:	PROJEKT ZAGOSPODAROWANIA TERENU
Branża elektryczna PB	Nr Archiw.: 1-2019
Skala: 1:500	Rzut: - Data: VI - 2019 Rys: PZ-2
Projektował: inż. S. Skrobisz Upr. Bud. b/c do projektowania SWK0138/POOE/06	
Sprawdził: inż. M. Szczepanik Upr. Bud. b/c do kierowania i projektowania nr 564/94	
P.E.SKROBISZ 26-080 MNIOŃ GAJOWA 35a tel. 41 242 16 78	